

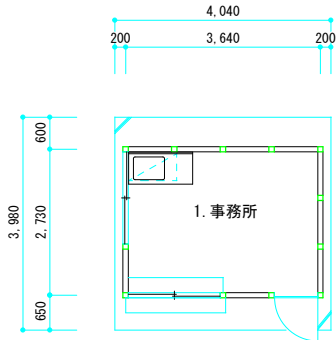



所在地	岡山県津山市勝部字鴨ヶ谷144番
所有者住所	津山市山北520番地
所有者	一般社団法人 津山市都市整備公社
構造概要	
構造	木造事務所
用途	店舗・事務所
基礎	空洞ﾌﾞﾛｯｸ積
屋根	ｶｰ鉄板瓦棒葺
外壁	ﾌﾞﾘﾝﾄ合板張

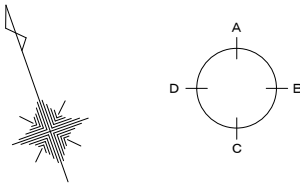


平面図 S=1/100

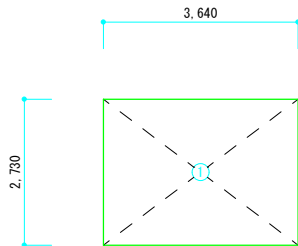

求積図 S=1/100

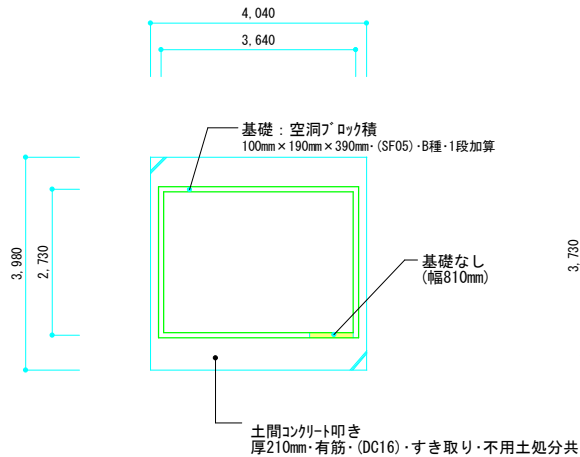

基礎伏図 S=1/100

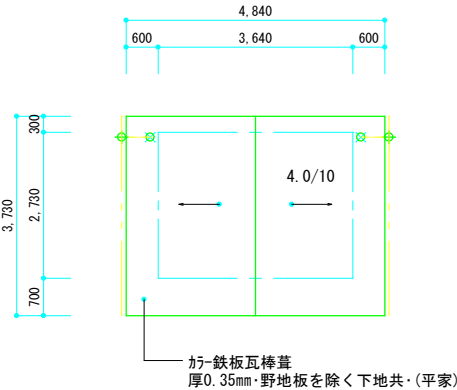

屋根伏図 S=1/100

建物概要

外周長集計表		
階層	計算式	数量 <m>
1階	$(3.64 + 2.73) \times 2$	12.74
外壁面数 4面		
柱	桧	
階別	1 階	
柱径	10.5cm	
基礎	空洞ﾌﾞﾛｯｸ積 1段	
	土間ｺﾝｸﾘｰﾄ叩き 厚210mm・有筋	
基礎仕上	無し	

建築面積求積表		
番号	計算式	面積
①	3.64×2.73	9.9372
建築面積	計(m ²)	9.94

延床面積求積表		
番号	計算式	面積
①	3.64×2.73	9.9372
延床面積	計(m ²)	9.94

土間ｺﾝｸﾘｰﾄ対象床面積求積表		
	計算式	面積
	4.04×3.98	16.0792
土間ｺﾝｸﾘｰﾄ面積	計(m ²)	16.08

空洞ﾌﾞﾛｯｸ積長： $(3.64 + 2.73) \times 2 - 0.81 = 11.93$

仕上表

室名	管理室	No.	1
壁	ﾌﾞﾘﾝﾄ合板張 厚3.6mm		
床	ｺﾝｸﾘｰﾄ打放し(仕上げなし)		
天井	せっこうﾎｰﾄﾞ張 厚9.5mm		
天井高	2.42m		


凡例

- 特記なき軒樋 径105mm・塩ﾋﾞ製・半円
- 縦樋 径60mm・塩ﾋﾞ製・丸型
- 集水器[じょうご] 100mm・105mm用・塩ﾋﾞ製

軒樋	径105mm・塩ﾋﾞ製・半円・受金物共	7.46 m
[1階]	$3.73 + 3.73$	7.46
集水器[じょうご]	100mm・105mm用・塩ﾋﾞ製	2.00 ヶ所
[1階]		2.00


図面名称	平面図・求積図・基礎伏図 仕上表・屋根伏図	縮尺	1/100
調査年月日			
請負者			
資格名称・作成者			

所在地	岡山県津山市勝部字鴨ヶ峪144番
所有者住所	津山市山北520番地
所有者	一般社団法人 津山市都市整備公社

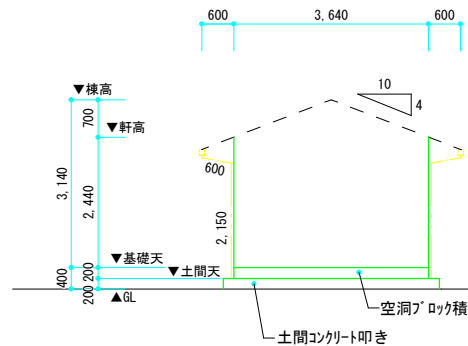


北立面図 S=1/100

特記なき仕上は プリント合板張 厚5mm・軸組別途

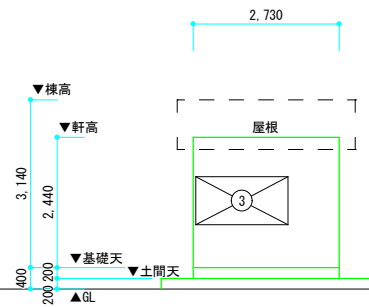


西立面図 S=1/100

特記なき仕上は プリント合板張 厚5mm・軸組別途

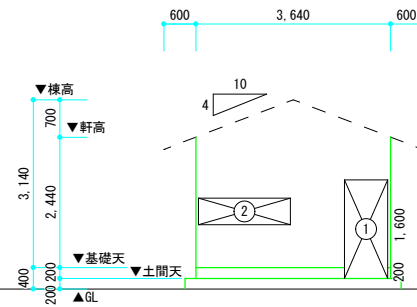

南立面図 S=1/100

特記なき仕上は プリント合板張 厚5mm・軸組別途

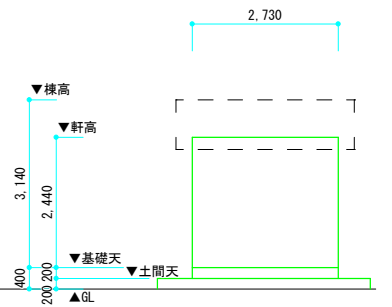


東立面図 S=1/100

特記なき仕上は プリント合板張 厚5mm・軸組別途

凡 例

--- 縦樋 径60mm・塩ビ製・丸型・受金物共

縦樋	径60mm・塩ビ製・丸型・受金物共	5.50 m
[1階]	(0.60+2.15) × 2	5.50

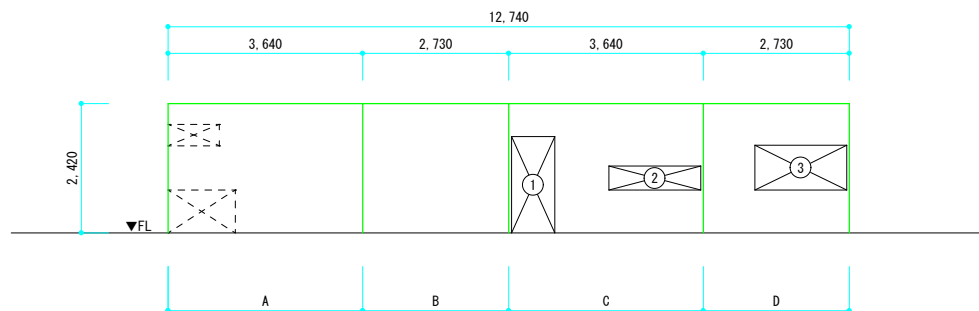


1. 管理室


特記なき仕上は プリント合板張 厚3.6mm・軸組別途

図面名称	立面図・展開図	縮尺	1/100
調査年月日			
請負者			
資格名称・作成者			

所在地	岡山県津山市勝部字鴨ヶ峪144番
所有者住所	津山市山北520番地
所有者	一般社団法人 津山市都市整備公社

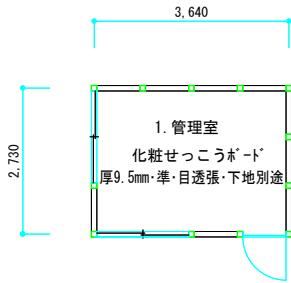


天井伏図 S=1/100

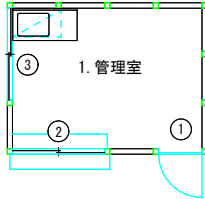


建具位置図 S=1/100

建具リスト								
番号	名称	形状名称等	幅(m)	高さ(m)	面積	箇所	木製建具枚数	備考
1	アミトア(勝手口)	幅810mm×高さ1,800mm・ランマ無	0.81	1.80	1.458	1		
2	アミサッシ・(AB)・[FL・厚3mm]	大きな区分Ⅰ・網戸無	1.72	0.45	0.774	1		
3	アミサッシ・(AB)・[F・厚4mm]	大きな区分Ⅱ・網戸無	1.72	0.84	1.444	1		

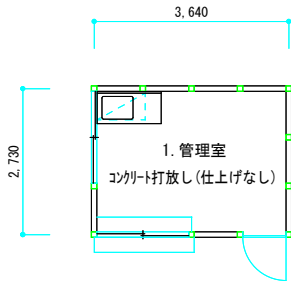

床伏図 S=1/100

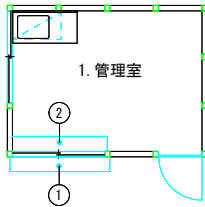

造作図 S=1/100


造作集計表				
番号	名称	規格	数量	単位
①	カウンター	幅1,870mm×奥行290mm×厚30mm	1.00	ヶ所
②	カウンター	幅1,770mm×奥行280mm×厚30mm	1.00	ヶ所

図面名称	天井伏図・床伏図・建具位置図・造作図	縮尺	1/100
調査年月日			
請負者			
資格名称・作成者			

所在地	岡山県津山市勝部字鴨ヶ峪144番
所有者住所	津山市山北520番地
所有者	一般社団法人 津山市都市整備公社

電気設備図

S=1/100

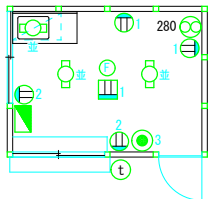


電気設備集計表（店舗）					
記号	単 価 名 称	形 状 寸 法	数 量		単位
			並	中	
	電灯設備	蛍光灯・天井付	3		ヶ所
	電灯設備	蛍光灯・壁付			ヶ所
	電灯設備	蛍光灯・ペンダント			ヶ所
	電灯設備	蛍光灯・天井直付			ヶ所
	電灯設備	白熱灯・ペンダント			ヶ所
	電灯設備	白熱灯・天井直付			ヶ所
	電灯設備	白熱灯・壁付			ヶ所
	電灯設備	白熱灯・ｽﾎﾟｯﾄﾗｲﾄ			ヶ所
	電灯設備	白熱灯・天井埋込			ヶ所
	電灯設備	LED灯・天井直付			ヶ所
合 計	照明器具	事務所系・店舗系・並	3		ヶ所
	照明器具	事務所系・店舗系・中			ヶ所
	照明器具	事務所系・店舗系・上			ヶ所
	電灯取付器具				ヶ所
	スイッチ	埋込・1連			ヶ所
	スイッチ	埋込・2連			ヶ所
	スイッチ	埋込・3連		1	ヶ所
	スイッチ	露出・2連			ヶ所
	コンセント	埋込・1口		2	ヶ所
	コンセント	埋込・2口		2	ヶ所
	コンセント	埋込・3口			ヶ所
	コンセント	露出・1口		1	ヶ所
	コンセント	露出・2口			ヶ所
	コンセント(200V)	埋込・1口			ヶ所
	コンセント	防水型・2口			ヶ所
					ヶ所
	分電盤	6回路・幹線含む		1	ヶ所
	電力量計				ヶ所
計	配線配管	事務所系・付属品共・(器具含まず)		10	ヶ所


電気設備集計表（2）				
記号	名称	規格	数量	単位
	換気扇	羽根径φ280(台所用)	1	ヶ所
	インター設備	設置2・相互通話型・(業務用)	1	式
	扇風機	天井付・40cm・スイッチ	1	ヶ所

ガス設備図

S=1/100

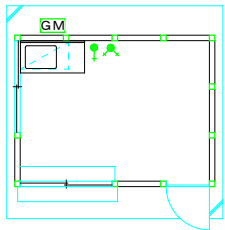

建築設備リスト	
記号	名称・規格
	ガス栓 1口カシ
	ガス栓 2口カシ
	ガスメーター(LPGガス)
	ガス管15A
	立上り管

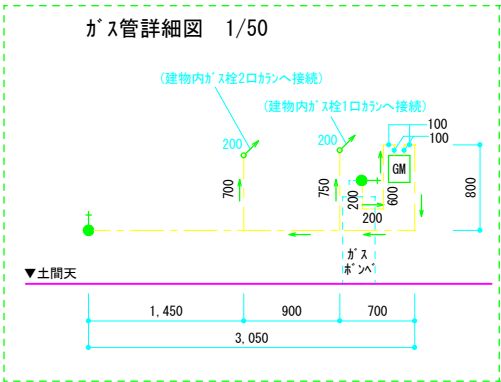


ガス設備				
名 称	形状寸法等	数量	単位	備 考
ガス栓取付	ﾌﾞﾛｯｸﾞｽ用・1口ｶｼ	3.00	ヶ所	
ガス栓取付	ﾌﾞﾛｯｸﾞｽ用・2口ｶｼ	1.00	ヶ所	
ガス管	ﾌﾞﾛｯｸﾞｽ用・15A	7.10	m	0.20+0.20+0.60+0.10+0.10+0.10+0.10+0.80 3.05+0.75+0.70+0.20+0.20


図 面 名 称	電気設備図・ガス設備図	縮 尺	1/100
調 査 年 月 日			
請 負 者			
資格名称・作成者			

所在地	岡山県津山市勝部字鴨ヶ峪144番
所有者住所	津山市山北520番地
所有者	一般社団法人 津山市都市整備公社

整理番号	6-C	図面番号	
------	-----	------	--

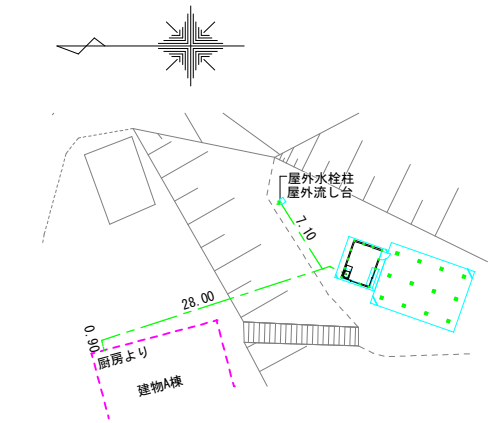


屋外給水給湯設備図 S=1/500

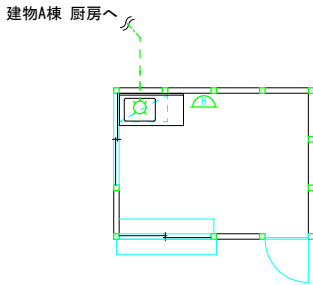

屋内給水給湯設備図 S=1/100

建築設備リスト	
記号	名称・規格
○	自 在 水 栓
ㄱ	屋 外 水 栓 柱
---	給水管φ=13mm (m当たり)
ㄷ	ガス瞬間湯沸器

給 水 ・ 給 湯 設 備				
名 称	形 状 寸 法 等	数 量	単 位	備 考
屋内給水(湯)配管	木造建物	1.00	栓	
自在水栓	φ13・15mm用	1.00	栓	
屋外給水配管	φ13mm・硬質塩ビ管 ・継手・機械掘・深さ300mm	36.00	m	0.90+28.00+7.10
屋外流し台	幅500mm×奥行き400mm×高さ150mm	1.00	ヶ所	
屋外水栓柱	塩ビ製・高さ600mm・横水栓付	1.00	ヶ所	
ガス瞬間湯沸器	毎分容量5.1L	1.00	基	

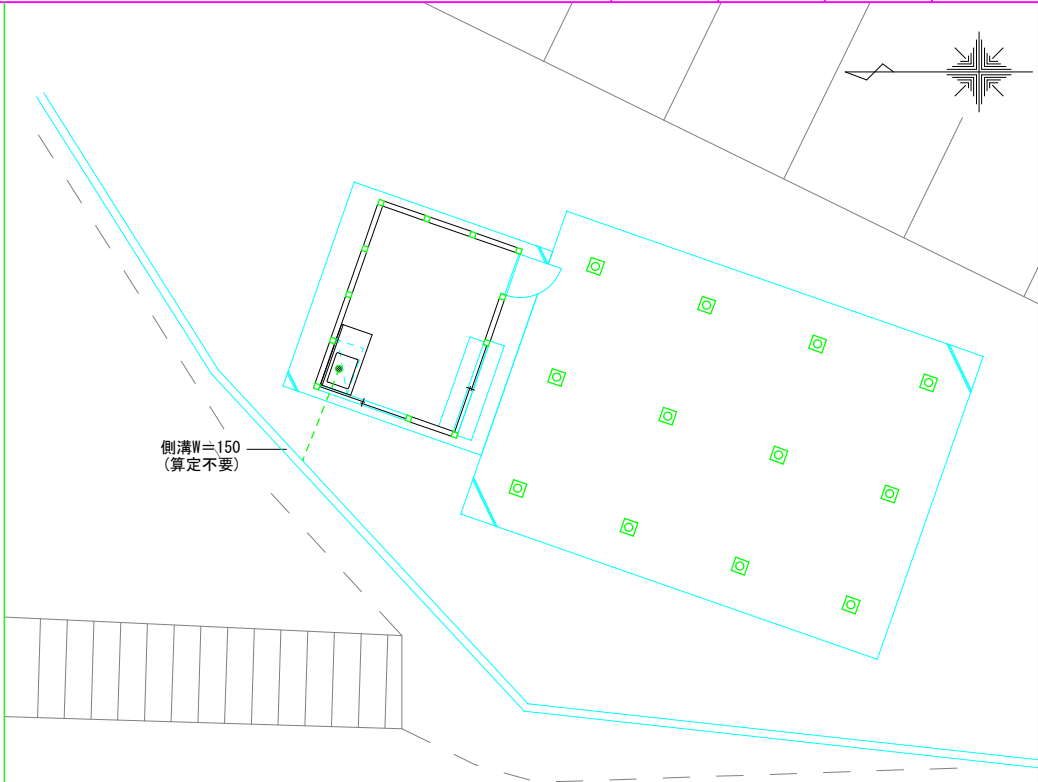


排水設備図 S=1/100

建築設備リスト	
記号	名称・規格
●	屋内排水配管
---	排水配管 (m当たり)

排 水 設 備 集 計 表				
名 称	形 状 寸 法 等	数 量	単 位	備 考
屋内排水配管	木造建物	1.00	栓	屋内給水配管と同等

図 面 名 称	給水給湯設備図・排水設備図	縮 尺	1/100-1/500
調 査 年 月 日			
請 負 者			
資格名称・作成者			

所在地	岡山県津山市勝部字鴨ヶ谷144番
所有者住所	津山市山北520番地
所有者	一般社団法人 津山市都市整備公社


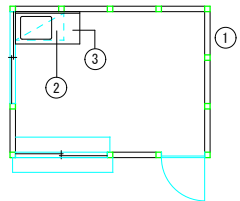


厨房設備図	S=1/100
-------	---------


厨房設備					
符号	名称	形状寸法等	数量	単位	備考
1	ガスバーナー・羽根径250mm用	銅板製・幅350mm×奥行き310mm×高さ350mm	1.00	ヶ所	
2	つり戸棚	幅900mm×奥行き500mm×高さ400mm	1.00	ヶ所	
3	流し台	幅1,200mm×奥行き570mm×高さ800mm	1.00	ヶ所	

図面名称	厨房設備図	縮尺	1/100
調査年月日			
請負者			
資格名称・作成者			


所在地	岡山県津山市勝部字鴨ヶ谷144番
所有者住所	津山市山北520番地
所有者	一般社団法人 津山市都市整備公社
構造概要	
構造	木造平屋建
用途	炊事場
基礎	独立基礎
屋根	ｶﾞｰﾃｰﾙ瓦葺
外壁	

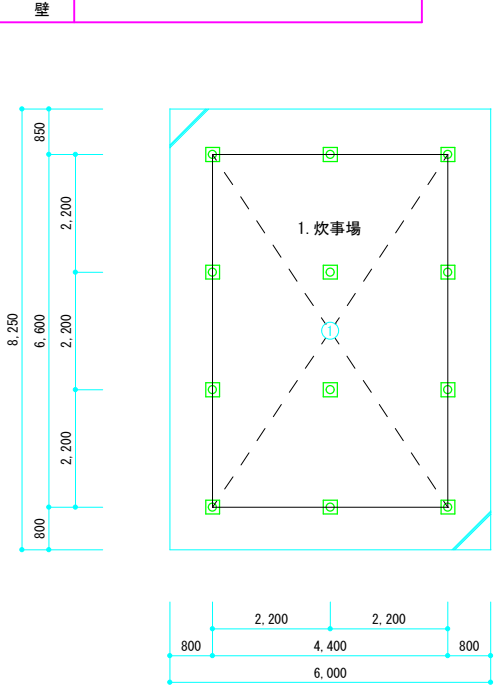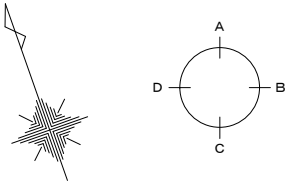

平面図 S=1/100

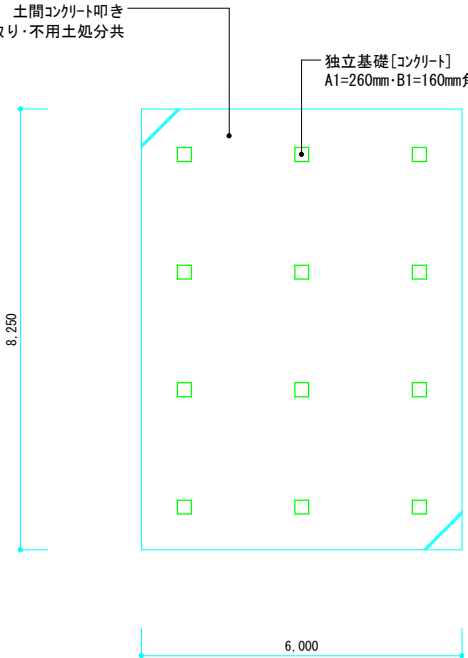

基礎伏図 S=1/100

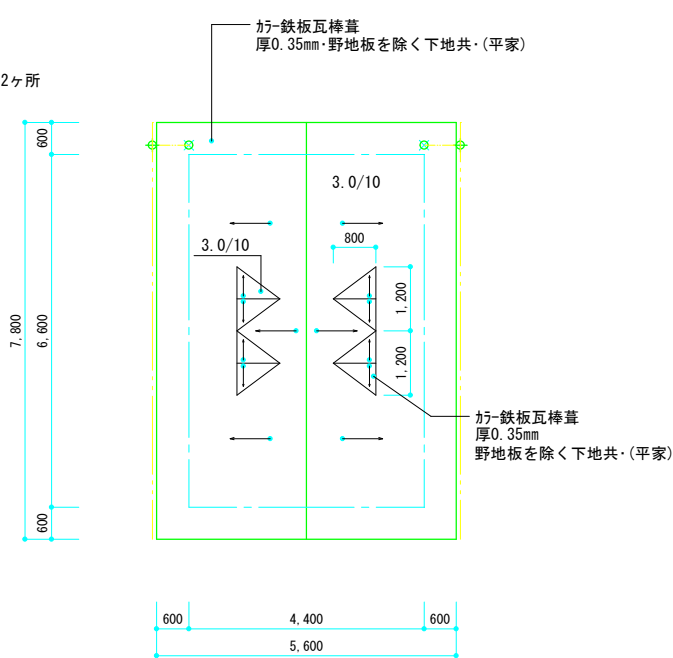

屋根伏図 S=1/100

建物概要

外壁面数	4面
柱	杉
階別	1階
柱径	15cm (10.5cm)
基礎	独立基礎[ｺﾝｸﾘｰﾄ] 土間ｺﾝｸﾘｰﾄ叩き 厚210mm・有筋
基礎仕上	無し

建築面積求積表			延床面積求積表		
番号	計算式	面積	番号	計算式	面積
①	4.40×6.60	29.0400	①	4.40×6.60	29.0400
建築面積 計(㎡)		29.04	延床面積 計(㎡)		29.04

土間ｺﾝｸﾘｰﾄ対象床面積求積表		
	計算式	面積
	6.00×8.25	49.5000
土間ｺﾝｸﾘｰﾄ面積 計(㎡)		49.50

仕上表

室名	炊事場	No.	1
壁			
床	ｺﾝｸﾘｰﾄ打放し(仕上げなし)		
天井	小屋裏現(仕上げなし)		
天井高	2.60m		


凡例

- 特記なき軒樋 径105mm・塩ビ製・半円
- 壁樋 径60mm・塩ビ製・丸型
- 集水器[じょうご] 100mm・105mm用・塩ビ製


軒樋	径105mm・塩ビ製・半円・受金物共	15.60 m
[1階] 7.80×7.80		15.60
集水器[じょうご]	100mm・105mm用・塩ビ製	2.00ヶ所
[1階]		2.00

図面名称	平面図・基礎伏図 仕上表・屋根伏図	縮尺	1/100
調査年月日			
請負者			
資格名称・作成者			


所在地	岡山県津山市勝部字鴨ヶ谷144番
所有者住所	津山市山北520番地
所有者	一般社団法人 津山市都市整備公社

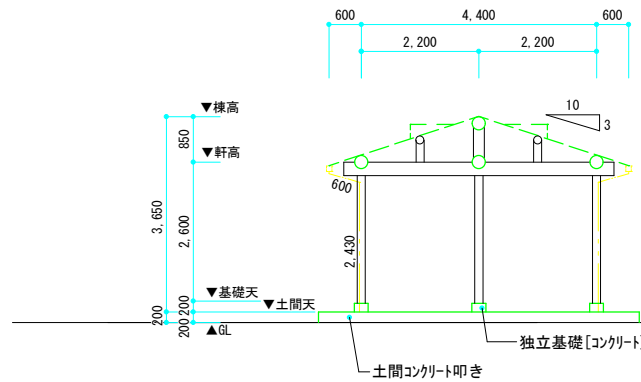


北立面図 S=1/100

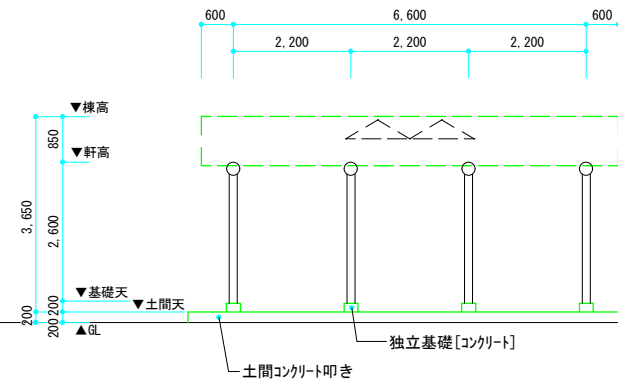

西立面図 S=1/100

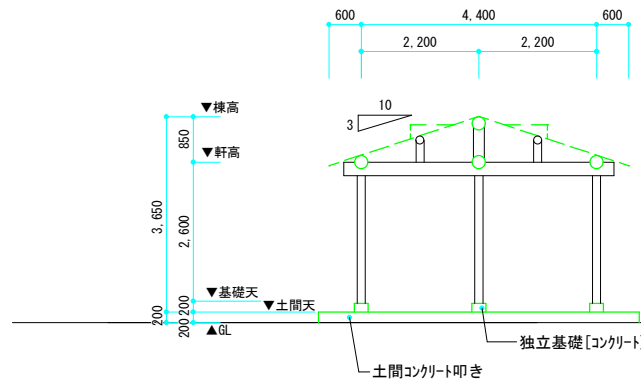

南立面図 S=1/100

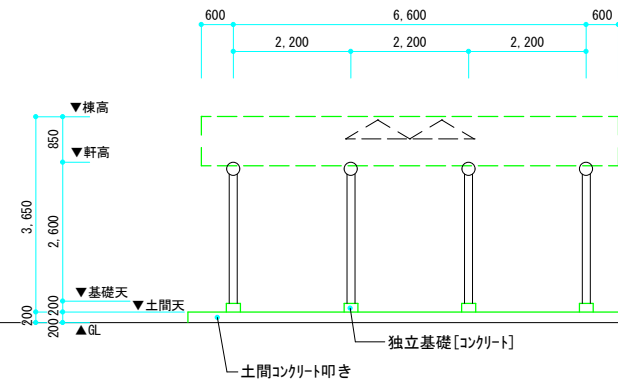

東立面図 S=1/100


凡 例

— 堅樋 径60mm・塩t[°]製・丸型・受金物共

堅樋	径60mm・塩t [°] 製・丸型・受金物共	6.06 m
[1階]	(0.60+2.43) × 2	6.06


図面名称	立面図	縮尺	1/100
調査年月日			
請負者			
資格名称・作成者			

所在地	岡山県津山市勝部字鴨ヶ峪144番
所有者住所	津山市山北520番地
所有者	一般社団法人 津山市都市整備公社

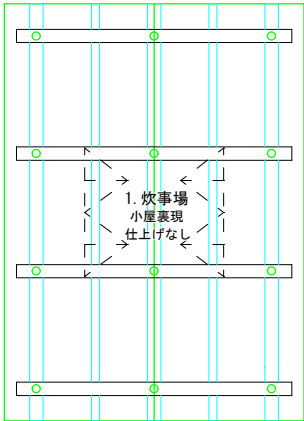


天井伏図

S=1/100

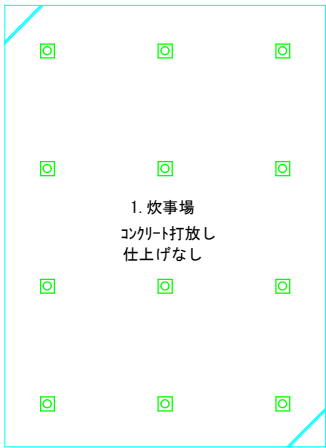

床伏図

S=1/100

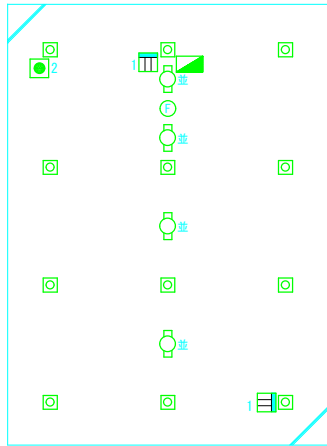

電気設備図


S=1/100

電気設備集計表（店舗）					
記号	単価名称	形状寸法	数量		単位
			並	中上	
○	電灯設備	蛍光灯・天井付	4		ヶ所
○	電灯設備	蛍光灯・壁付			ヶ所
○	電灯設備	蛍光灯・ペンダント			ヶ所
○	電灯設備	蛍光灯・天井直付			ヶ所
○	電灯設備	白熱灯・ペンダント			ヶ所
○	電灯設備	白熱灯・天井直付			ヶ所
○	電灯設備	白熱灯・壁付			ヶ所
○	電灯設備	白熱灯・ｽｽﾞｯﾄﾗｲﾄ			ヶ所
○	電灯設備	白熱灯・天井埋込			ヶ所
○	電灯設備	LED灯・天井直付			ヶ所
合計	照明器具	工場系・倉庫系・並	4		ヶ所
	照明器具	工場系・倉庫系・中			ヶ所
	照明器具	工場系・倉庫系・上			ヶ所
⏏	電灯取付器具				ヶ所
○	スイッチ	埋込・1連			ヶ所
○	スイッチ	埋込・2連			ヶ所
○	スイッチ	埋込・3連			ヶ所
○	スイッチ	露出・2連	1		ヶ所
⏏	コンセント	埋込・1口			ヶ所
⏏	コンセント	埋込・2口			ヶ所
⏏	コンセント	埋込・3口			ヶ所
⏏	コンセント	露出・1口	2		ヶ所
⏏	コンセント	露出・2口			ヶ所
⏏	コンセント(200V)	埋込・1口			ヶ所
⏏	コンセント	防水型・2口			ヶ所
					ヶ所
⏏	分電盤	ｺﾝﾊﾞｰﾄ型分岐ﾌﾞﾚｰｶｰ1回路・幹線含まず	1		ヶ所
Wh	電力量計				ヶ所
計	配線配管	工場・倉庫系・付属品共・(器具含まず)	8		ヶ所


電気設備集計表（2）				
記号	名称	規格	数量	単位
⦿	扇風機	天井付・40cm・スイッチ	1	ヶ所

図面名称	天井伏図・床伏図・電気設備図	縮尺	1/100
調査年月日			
請負者			
資格名称・作成者			

所在地	岡山県津山市勝部字鴨ヶ峪144番	整理番号	6-D	図面番号	
所有者住所	津山市山北520番地				
所有者	一般社団法人 津山市都市整備公社				

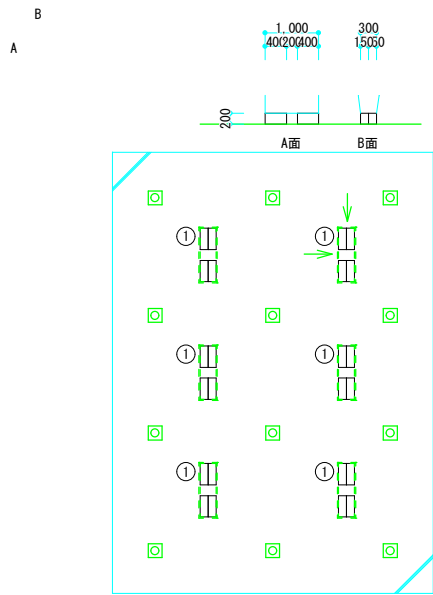

ハーフキューコンド詳細図 S=1/50

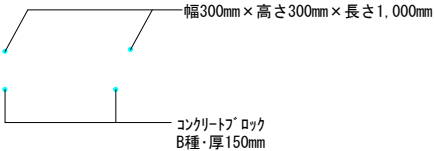

附随工作物図 S=1/100

附随工作物集計表				
番号	名称	規格	数量	単位
①	ハーフキューコンド	幅300mm×高さ300mm×長さ1,000mm・CB厚150mm・4個	6.00	ヶ所

図面名称	附随工作物図	縮尺	1/50・1/100
調査年月日			
請負者			
資格名称・作成者			